


2
Circulação
CCS
A=25,32m²

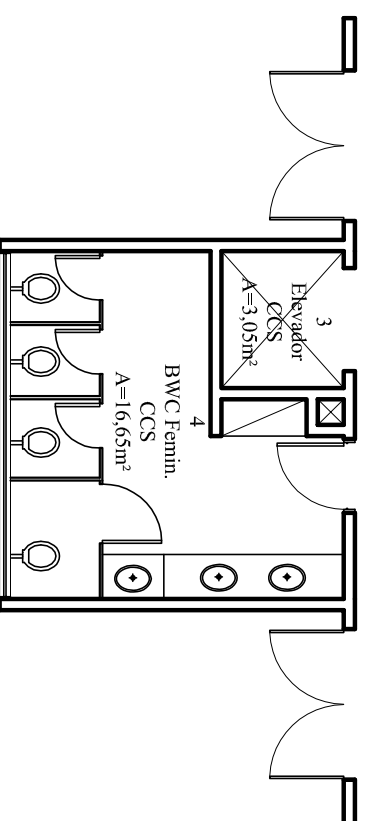



ETUSC

ESCRITÓRIO TÉCNICO
ADMINISTRATIVO

UNIVERSIDADE FEDERAL
DE SANTA CATARINA

PRO-REITORIA DE INFRAESTRUTURA

DIVISÃO DE COMPUTAÇÃO GRÁFICA - EQUIPE TÉCNICA:
 RICARDO CÉSAR DOS PASSOS
 ROGÉRIO DOMINGOS NUNES
 VALDIRIA MARIA MACHADO
 FELIPE MARTINS
 FELIPE SOUZA
 MARCOS BITENCOURT
 MAURIAN CARVALHO

RICARDO ROSA
 TATIANE SILVEIRA
 THAYLA TAVARES
 VANDERLEI JÚNIOR

LOCAL: **CAMPUS TRINDADE**

PROJETO: **CCS20 - BLOCO J-K**

FASE: **LEVANTAMENTO ESPAÇO-FÍSICO**

CONTEÚDO: **PLANTA BAIXA 1º PAVIMENTO**

DESENHO: **RICARDO/THAYLA**

DATA: **ABR/2010**

APROVAÇÃO: _____

AUTORIA LEVANTAMENTO:
 RICARDO ROSA
 THAYLA TAVARES

ESCALA: **1:100**

VISTO: _____

FOLHA: **01**

ARQ: **04**

CCS20 - BLOCO J-K (Pavto 1)

Área: 71,80m²